

Legenda :

- Nové kabelové vedení NN
- Rozpojovací skříň nn nová
- Přípojková skříň nn nová
- Nové kabelové vedení VN
- HDV (nové hlavní domovní vedení)
- Stávající kabelové vedení NN
- Stávající venkovní vedení NN
- Rozpojovací skříň nn stávající
- Přípojková skříň nn stávající
- x Demontáž
- - - Plynovod
- - - Sdělovací kabely (telefon, optika...)
- Vodovod
- - - Kanalizace - plánovaná
- Platy a vstupy
- Komunikace
- Zpevněné plochy
- Budovy zaměřené
- Hranice parcel
- Vnitřní kresba parcel
- ⊕ Strom, keř
- ⊙ Číslo popisné
- 323/1 124 Katastrální čísla pozemková / zastavěná
- Nové uzemnění
- Nový svodič přepětí včetně uzemnění
- Nový úsekový odpínač

ELEKTROINSTALACE BUDE PROVEDENA DLE ČSN 33 2000-1, PNE 330000-1 ČSN 33 2000-5-52, ČSN 73 6005 A DALŠÍ DOTČENÉ ČSN V MÍSTECH PŘÍPADNÉHO KŘÍŽENÍ NEBO SOUBĚHU S OSTATNÍMI SÍTĚMI, BUDDOU PROVEDENA OPATŘENÍ DLE ČSN 73 6005

PŘED ZAPOČETÍM ZEMNÍCH PRACÍ MUSÍ BÝT PROVEDENO V CELÉ TRASE VYTÝČENÍ VŠECH STÁVAJÍCÍCH PODZEMNÍCH SÍTÍ

VNĚJŠÍ VLIVY : DLE PNE 330000-2, VIZ TECHNICKÁ ZPRÁVA

NAPĚŤOVÁ SOUSTAVA: 3-50Hz, 35 000V/IT

OCHRANA PŘED ÚRAZEM ELEKTRICKÝM PROUDEM DLE PNE 330000-1 ŽIVÝCH ČÁSTÍVN ěl. 3.2.2.1 POLOHOU NEŽIVÝCH ČÁSTÍVN ěl. 3.4.3.1. ZEMNĚNÍM

ZNAČENÍ DLE ČSN 01 3390

NAPĚŤOVÁ SOUSTAVA: 3-50Hz, 400/230V/TN-C

OCHRANA PŘED ÚRAZEM ELEKTRICKÝM PROUDEM DLE PNE 330000-1


ŽIVÝCH ČÁSTÍ ěl. 3.2.2.2 KRYTÝ NEBO PŘEPÁŽKAMI ěl. 3.2.2.4 IZOLACI

NEŽIVÝCH ČÁSTÍ ěl. 3.3.2.5. AUTOMATICKÝM ODPOJENÍM OD ZDROJE



Handwritten signature

Kreslil:	Projektovatel:	Vedoucí projektant:	Autorizoval:	 www.energomontaze.cz	
Jiří Trnčák	Jiří Trnčák	Ing. Luboš Hanuš	Ing. Luboš Hanuš		
Místo:	k.ú. Korouhev		Investor:	CEZ Distribuce, a.s. Děčín	
Název stavby:	SY Korouhev pč. 1703/3 KVN, DTS, KNN			Oddělení:	projekty
Část stavby:	Distribuční vedení NN			Datum:	04/2024
Obsah výkresu:	Situační výkres širších vztahů			Stupeň dok.:	DUR
				Č. stavby:	IV-12-2026778
				Formát:	1x A3
				Č. archivní:	2023-189
				Měřítko:	Č. výkresu:
				1:500	C.1.1

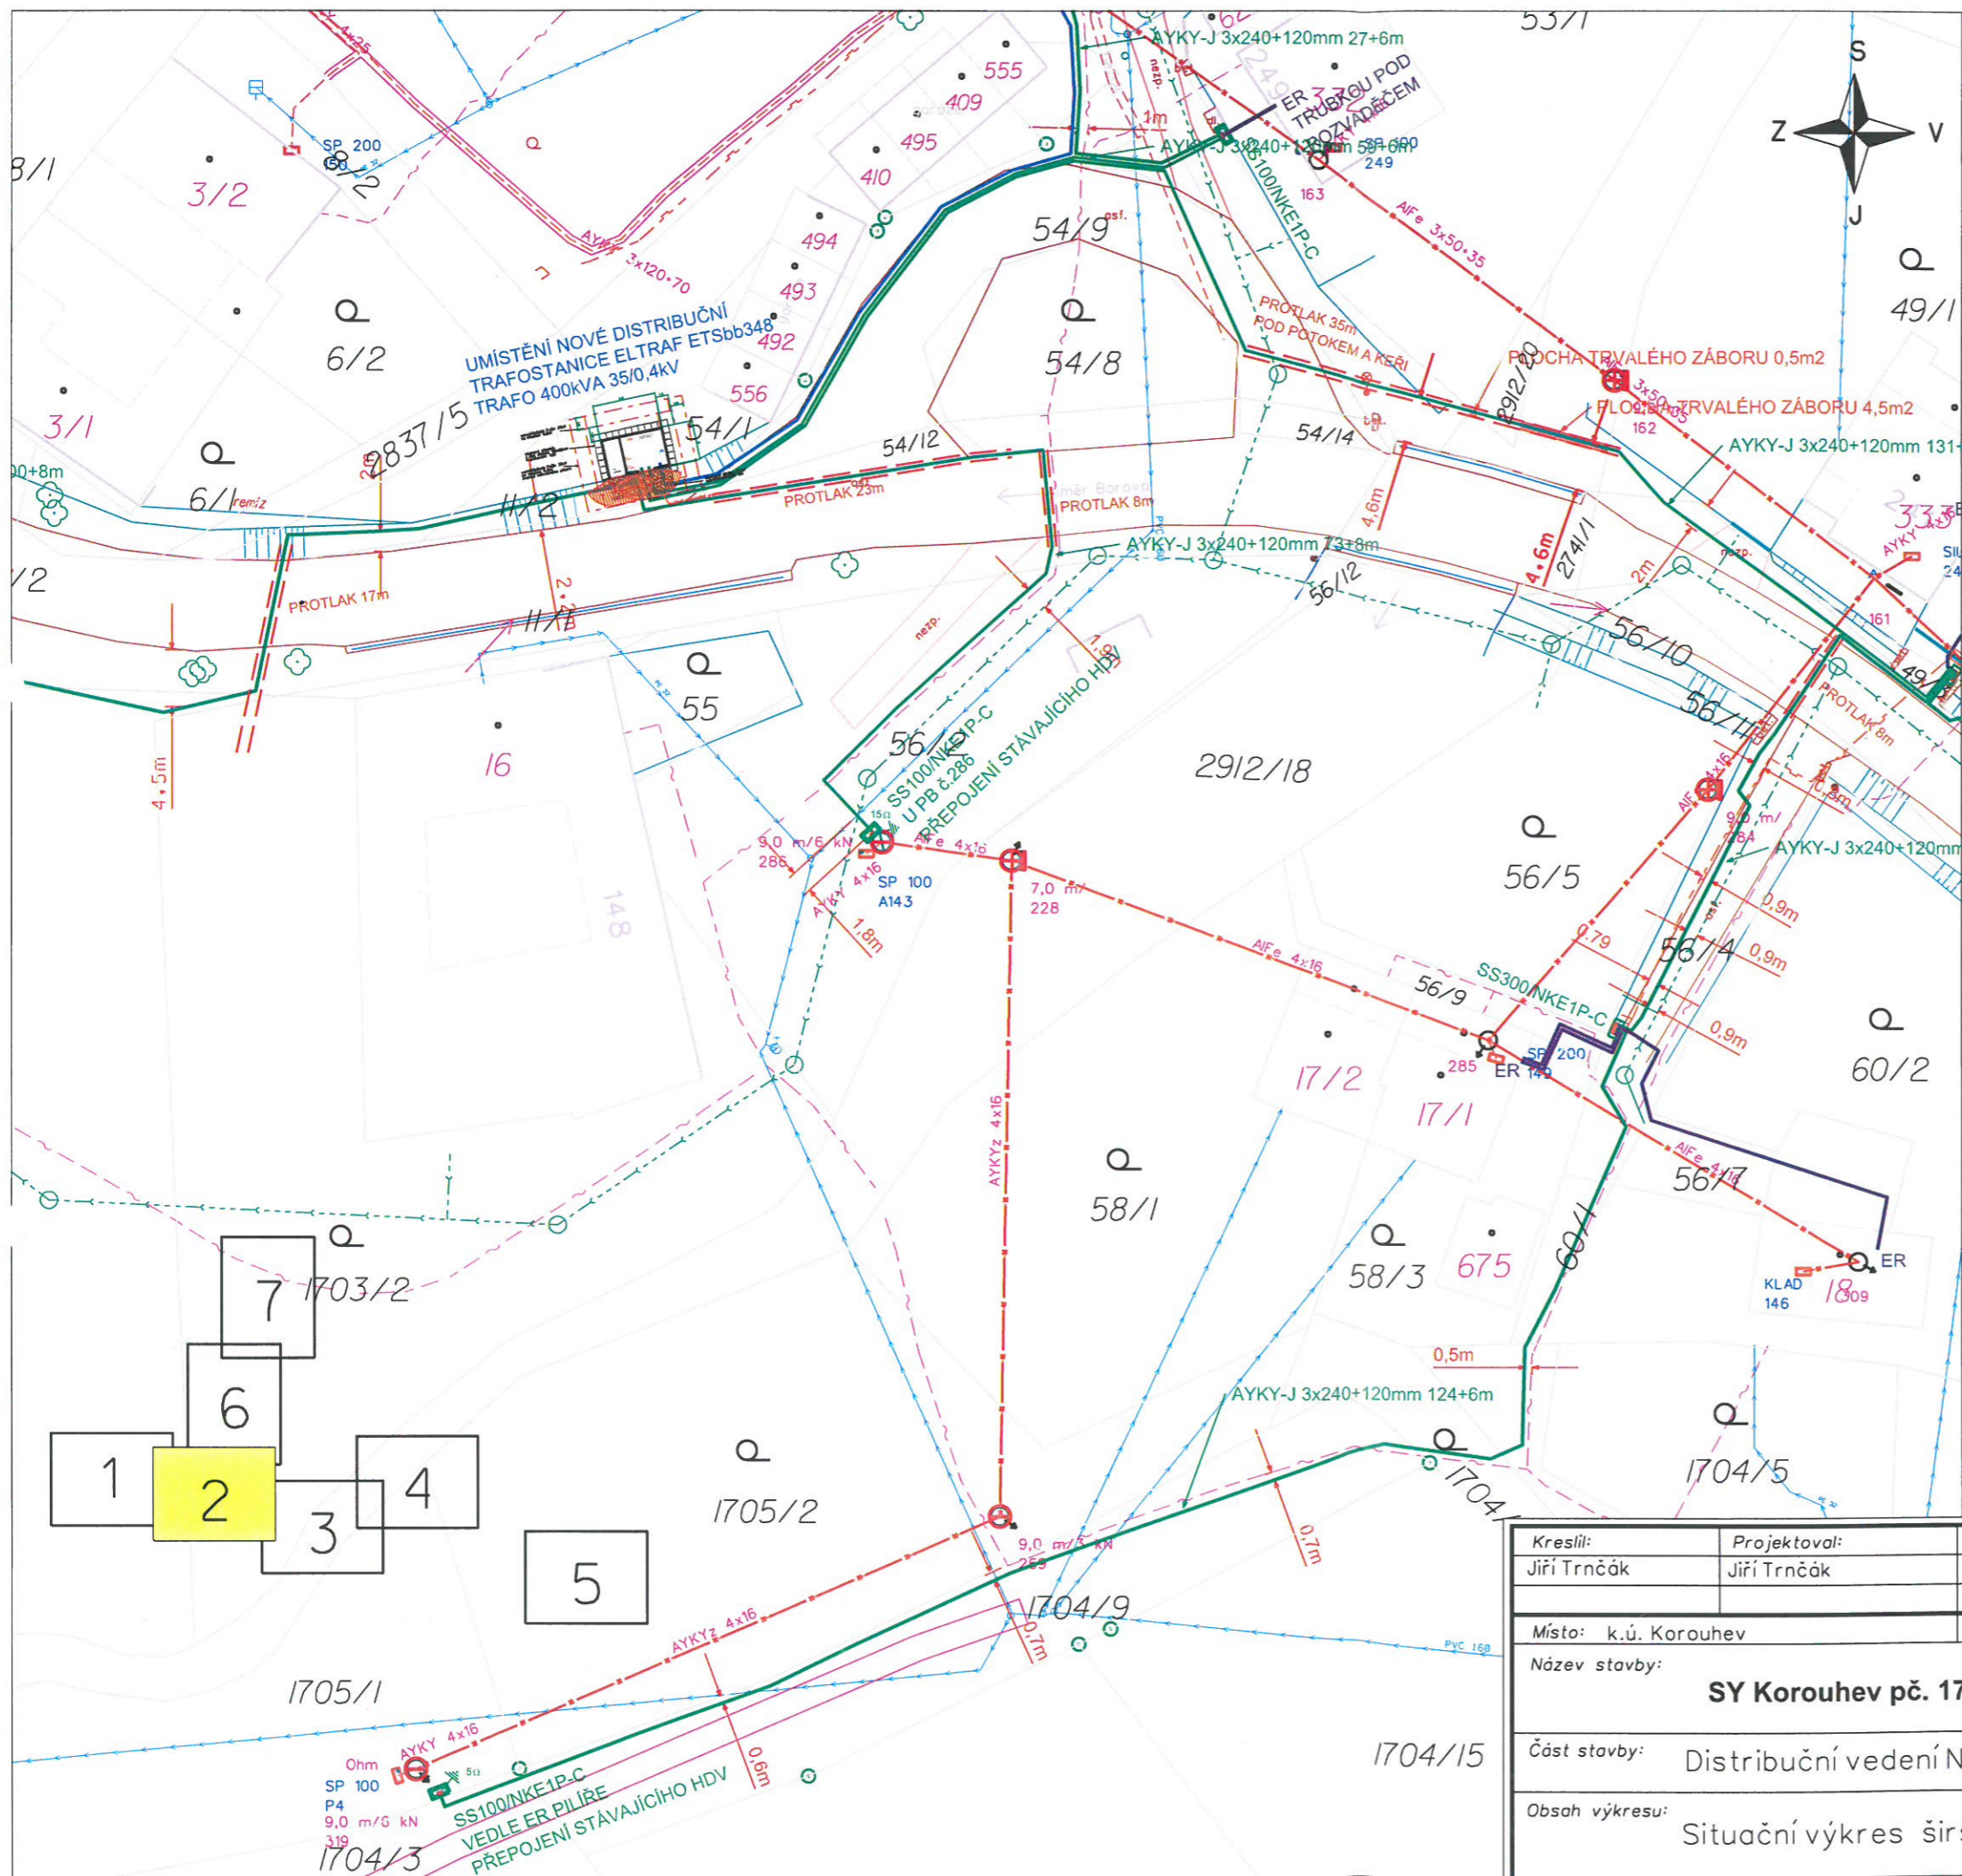

Legenda :

- Nové kabelové vedení NN
- Rozpojovací skříň nn nová
- Přípojková skříň nn nová
- Nové kabelové vedení VN
- HDV (nové hlavní domovní vedení)
- Stávající kabelové vedení NN
- Stávající venkovní vedení NN
- Rozpojovací skříň nn stávající
- Přípojková skříň nn stávající
- Demontáž
- Plynovod
- Sdělovací kabely (telefon, optika...)
- Vodovod
- Kanalizace - plánovaná
- Platy a vstupy
- Komunikace
- Zpevněné plochy
- Budovy zaměřené
- Hranice parcel
- Vnitřní kresba parcel
- Strom, keř
- Číslo popisné
- Katastrální čísla pozemková / zastavěná
- Nové uzemnění
- Nový svodič přepětí včetně uzemnění
- Nový úsekový odřez

ELEKTROINSTALACE BUDE PROVEDENA DLE ČSN 33 2000-1, PNE 330000-1 ČSN 33 2000-5-52, ČSN 73 6005 A DALŠÍ DOTČNÉ ČSN V MÍSTĚCH PŘÍPADNÉHO KRÍŽENÍ, NEBO SOUBĚHU S OSTATNÍMI SÍTĚMI, BUDDOU PROVEDENA OPATŘENÍ DLE ČSN 73 6005


PŘED ZAPOČETÍM ZEMNÍCH PRACÍ MUSÍ BÝT PROVEDENO V CELÉ TRASE VYTÝČENÍ VŠECH STÁVAJÍCÍCH PODZEMNÍCH SÍTÍ

VNĚJŠÍ VLIVY : DLE PNE 330000-2, VIZ TECHNICKÁ ZPRÁVA

NAPĚŤOVÁ SOUSTAVA: 3-50Hz, 35 000V/IT
 OCHRANA PŘED ÚRAZEM ELEKTRICKÝM PROUDEM DLE PNE 330000-1
 ŽIVÝCH ČÁSTÍVN ěl. 3.2.2.1 POLOHOU NEŽIVÝCH ČÁSTÍVN ěl. 3.4.3.1 ZEMNĚNÍM ZNAČENÍ DLE ČSN 01 3390
 NAPĚŤOVÁ SOUSTAVA: 3-50Hz, 400/230V/TN-C
 OCHRANA PŘED ÚRAZEM ELEKTRICKÝM PROUDEM DLE PNE 330000-1
 ŽIVÝCH ČÁSTÍ ěl. 3.2.2.2 KRYTÝ NEBO PŘEPÁŽKAMI ěl. 3.2.2.4 IZOLACÍ NEŽIVÝCH ČÁSTÍ ěl. 3.3.2.5. AUTOMATICKÝM ODPOJENÍM OD ZDROJE



Kreslil: Jiří Trnčák	Projektoval: Jiří Trnčák	Vedoucí projektant: Ing. Luboš Hanuš	Autorizoval: Ing. Luboš Hanuš	 www.energomontaze.cz
Místo: k.ú. Korouhev	Investor: CEZ Distribuce, a.s. Děčín		Oddělení: projekty	
Název stavby: SY Korouhev pč. 1703/3 KVN,DTS,KNN				Datum: 04/2024
Část stavby: Distribuční vedení NN				Stupeň dok.: DUR
Obsah výkresu: Situační výkres širších vztahů				Č. stavby: IV-12-2026778
				Formát: 1x A3
				Č. archivní: 2023-189
				Měřítko: 1:500
				Č. výkresu: C.1.2

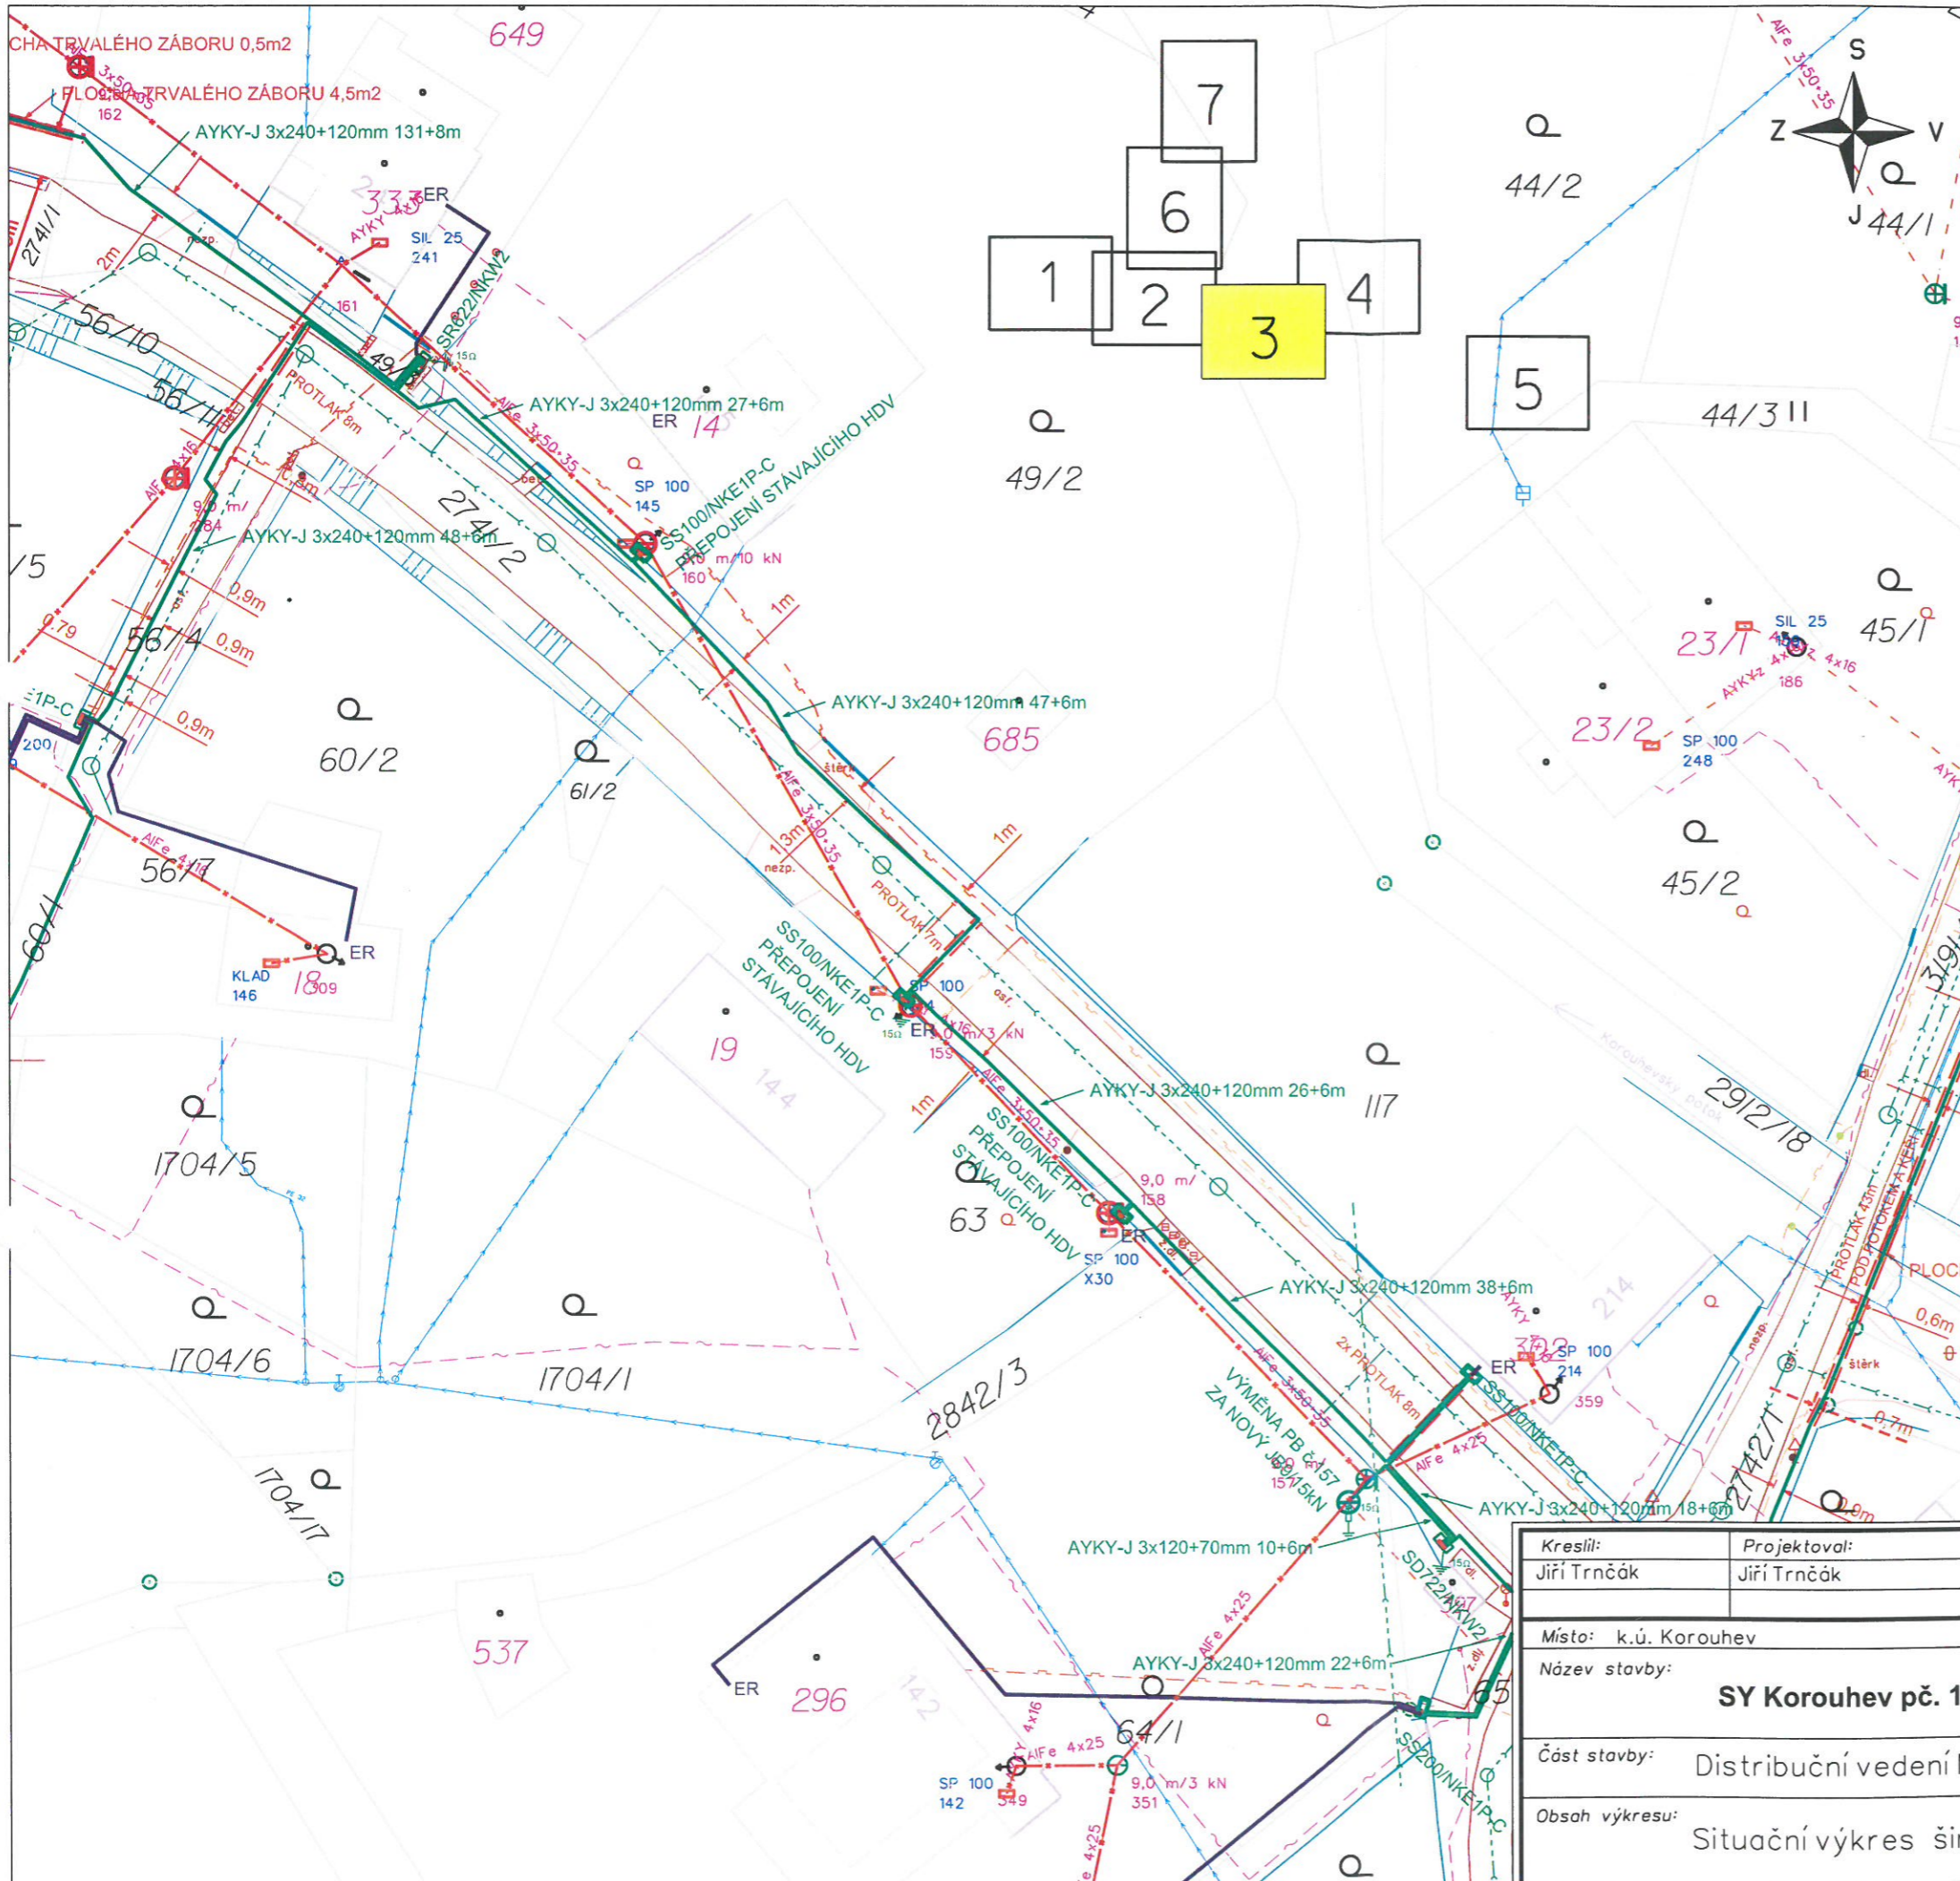

Legenda :

- Nové kabelové vedení NN
- Rozpojovací skříň nn nová
- Přípojková skříň nn nová
- Nové kabelové vedení VN
- HDV (nové hlavní domovní vedení)
- Stávající kabelové vedení NN
- Stávající venkovní vedení NN
- Rozpojovací skříň nn stávající
- Přípojková skříň nn stávající
- Demontáž
- Plynovod
- Sdělovací kabely (telefon, optika...)
- Vodovod
- Kanalizace - plánovaná
- Ploty a vstupy
- Komunikace
- Zpevněné plochy
- Budovy zaměřené
- Hranice parcel
- Vnitřní kresba parcel
- Strom, keř
- Číslo popisné
- Katastrální číslo pozemková / zastavěná
- Nové uzemnění
- Nový svodič přepětí včetně uzemnění
- Nový úsekový odpínáč

ELEKTROINSTALACE BUDE PROVEDENA DLE ČSN 33 2000-1, PNE 330000-1 ČSN 33 2000-5-52, ČSN 73 6005 A DALŠÍ DOTČENÉ ČSN V MÍSTECH PŘÍPADNÉHO KRÍŽENÍ, NEBO SOUBĚHU S OSTATNÍMI SÍTĚMI, BUDDOU PROVEDENA OPATŘENÍ DLE ČSN 73 6005

PŘED ZAPOČETÍM ZEMNÍCH PRACÍ MUSÍ BÝT PROVEDENO V CELÉ TRASE VYTÝČENÍ VŠECH STÁVAJÍCÍCH PODZEMNÍCH SÍTÍ

VNĚJŠÍ VLIVY : DLE PNE 330000-2, VIZ TECHNICKÁ ZPRÁVA

NAPĚŤOVÁ SOUSTAVA: 3-50Hz, 35 000V/IT

OCHRANA PŘED ÚRAZEM ELEKTRICKÝM PROUDEM DLE PNE 330000-1

ZIVÝCH ČÁSTÍ VN ěl. 3.2.2.1 POLOHOU

NEŽIVÝCH ČÁSTÍ VN ěl. 3.4.3.1 ZEMNĚM ěl. 3.4.3.4. POSPOJOVÁNÍM

ZNAČENÍ DLE ČSN 01 3390

NAPĚŤOVÁ SOUSTAVA: 3-50Hz, 400/230V/TN-C



OCHRANA PŘED ÚRAZEM ELEKTRICKÝM PROUDEM DLE PNE 330000-1

ZIVÝCH ČÁSTÍ ěl. 3.2.2.2 KRYTÝ NEBO PŘEPÁŽKAMI ěl. 3.2.2.4 IZOLACÍ

NEŽIVÝCH ČÁSTÍ ěl. 3.3.2.5. AUTOMATICKÝM ODPOJENÍM OD ZDROJE

Kreslil: Jiří Trnčák	Projektovatel: Jiří Trnčák	Vedoucí projektant: Ing. Luboš Hanuš	Autorizoval: Ing. Luboš Hanuš
Místo: k.ú. Korouhev	Investor: ČEZ Distribuce, a.s. Děčín		
Název stavby: SY Korouhev pč. 1703/3 KVN, DTS, KNN			
Část stavby: Distribuční vedení NN			
Obsah výkresu: Situační výkres širších vztahů			

energomontáže Votroubek s.r.o. www.energomontaze.cz	
Oddělení:	projekty
Datum:	04/2024
Stupeň dok.:	DUR
Č. stavby:	IV-12-2026778
Formát:	1x A3
Č. archivní:	2023-189
Měřítko: 1:500	Č. výkresu: C.1.3

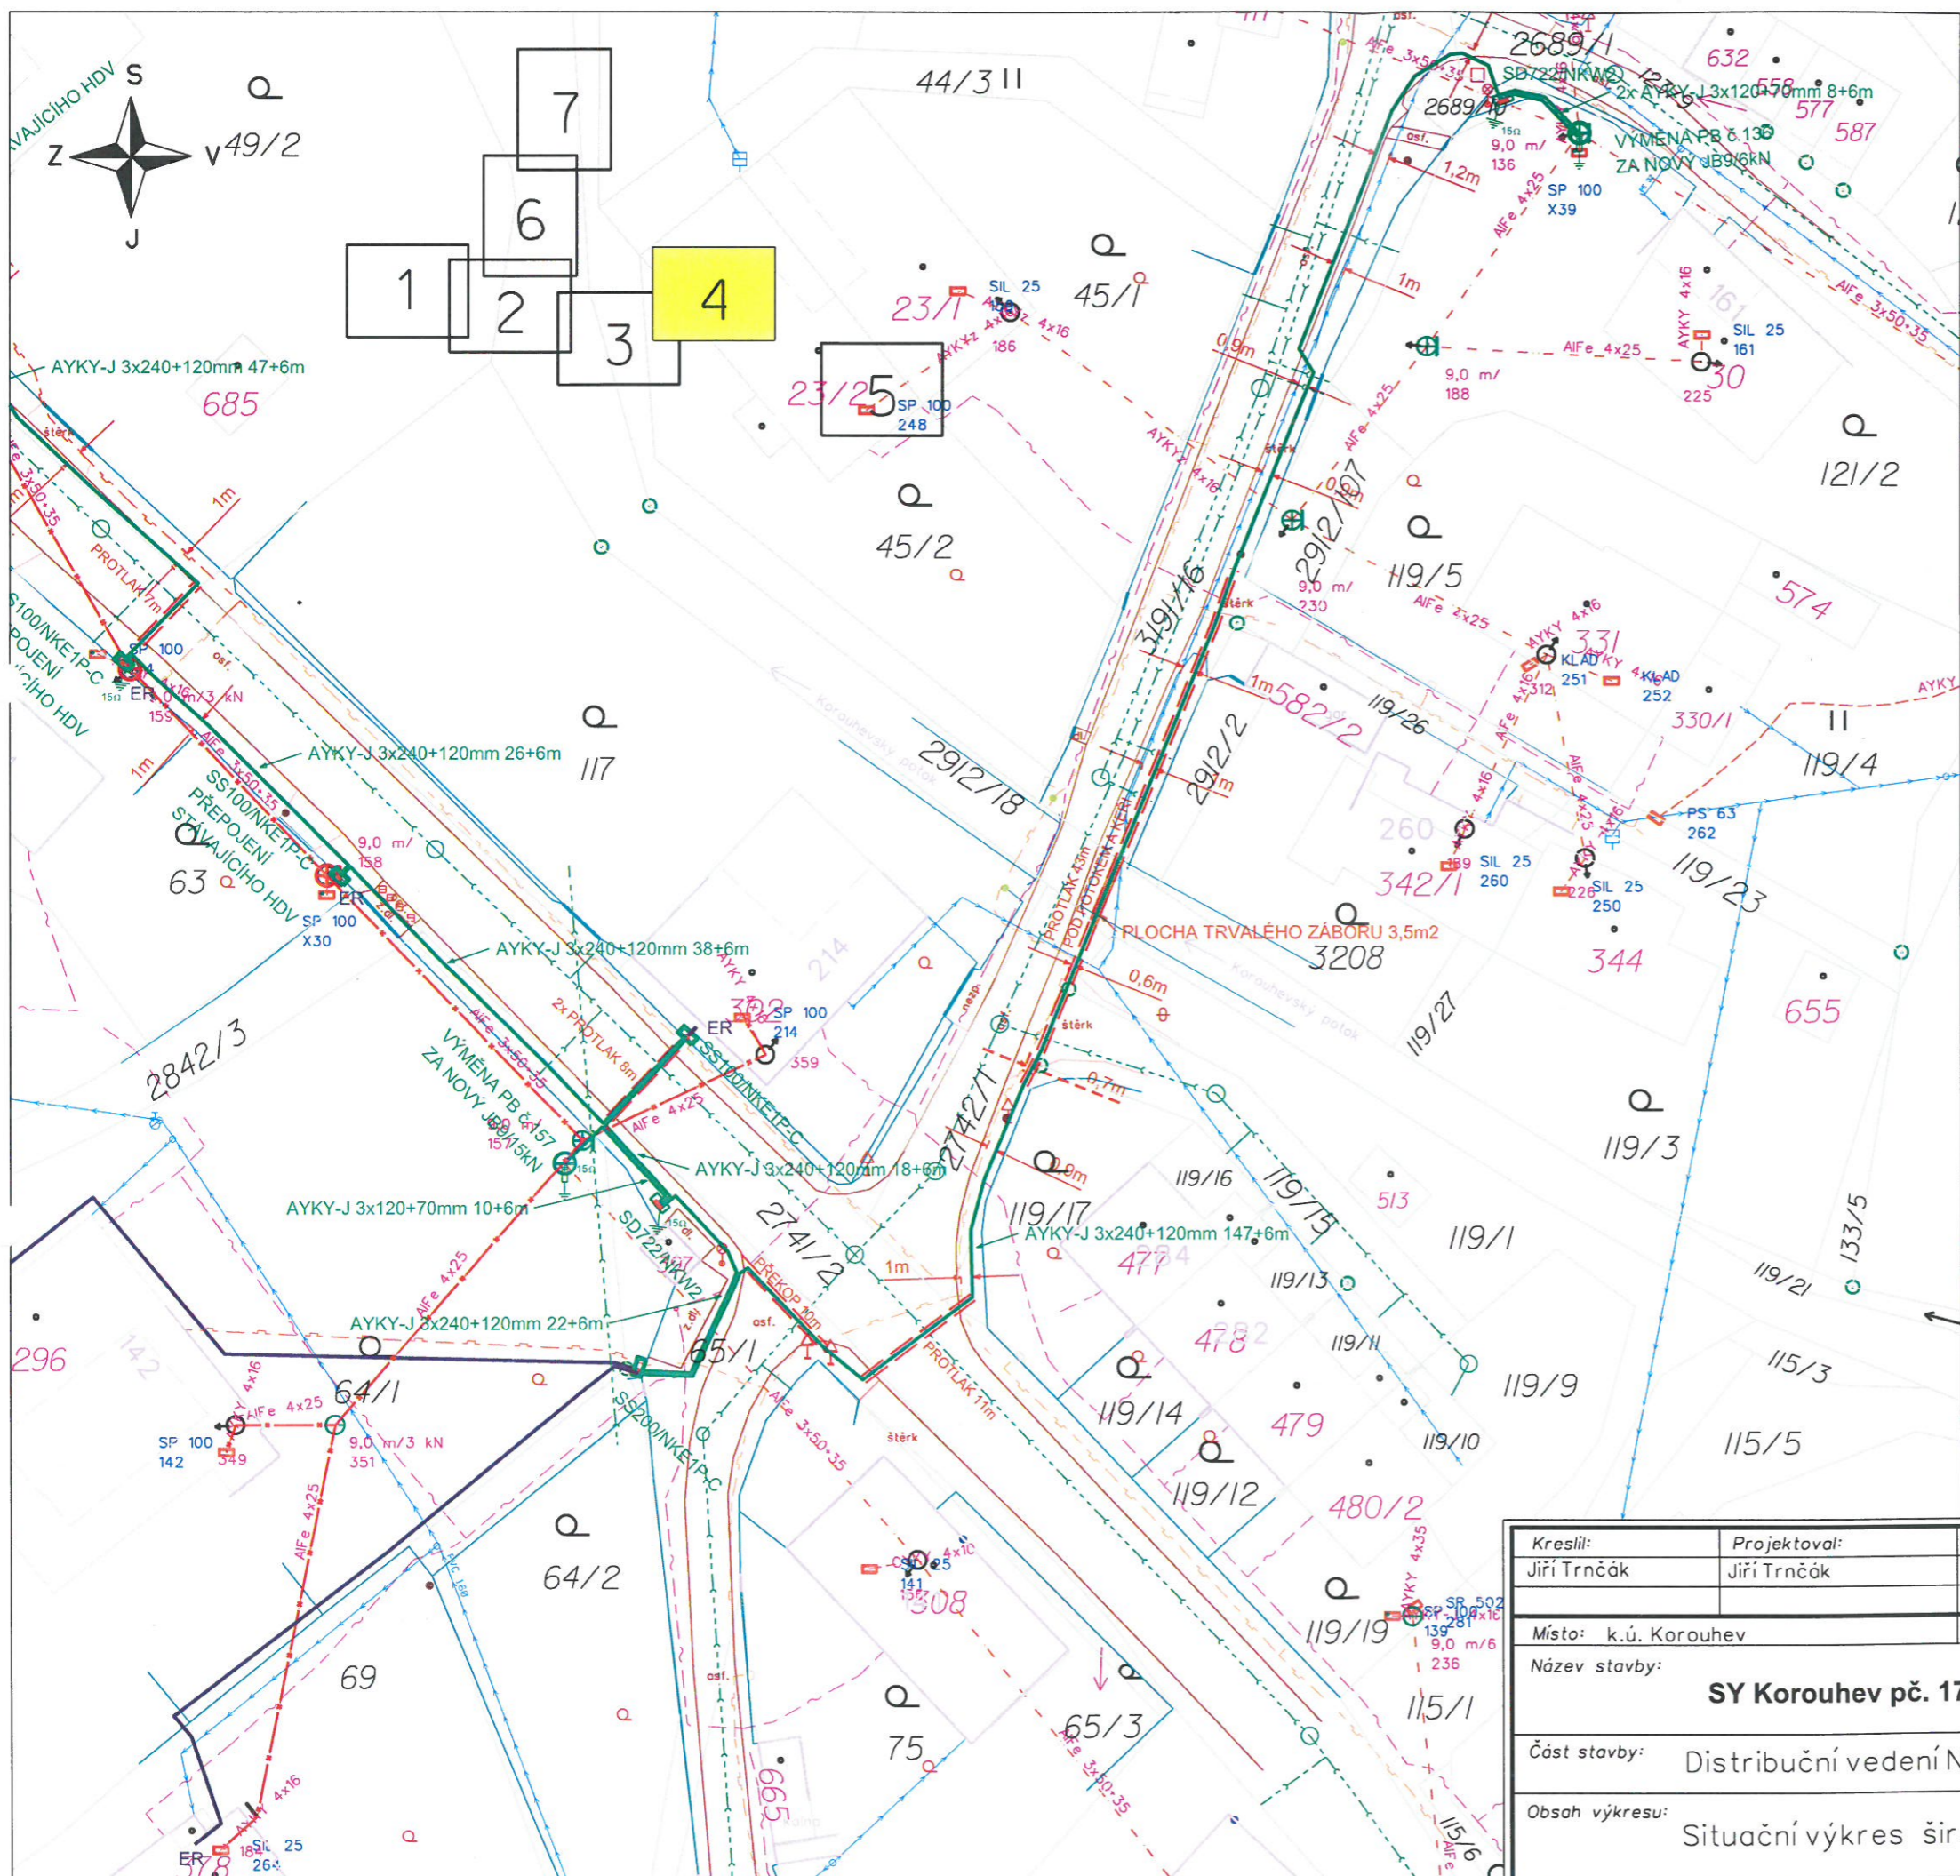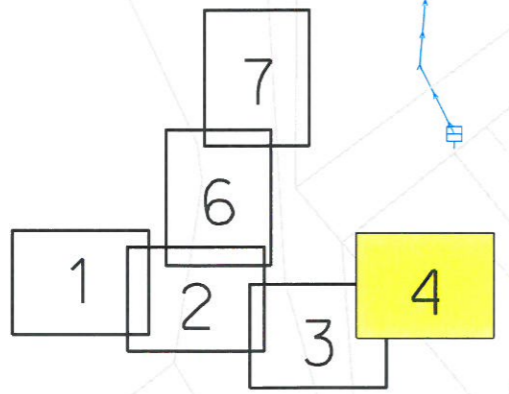

Legenda :

- Nové kabelové vedení NN
- Rozpojovací skříň nn nová
- Přípojková skříň nn nová
- Nové kabelové vedení VN
- HDV (nové hlavní domovní vedení)
- Stávající kabelové vedení NN
- Stávající venkovní vedení NN
- Rozpojovací skříň nn stávající
- Přípojková skříň nn stávající
- Demontáž
- Plynovod
- Sdělovací kabely (telefon, optika...)
- Vodovod
- Kanalizace - plánovaná
- Platy a vstupy
- Komunikace
- Zpevněné plochy
- Budovy zaměřené
- Hranice parcel
- Vnitřní kresba parcel
- Strom, keř
- Číslo popisné
- 323/1124 Katastrální čísla pozemková / zastavěná
- Nové uzemnění
- Nový svodič přepětí včetně uzemnění
- Nový úsekový odpojovač

ELEKTROINSTALACE BUDE PROVEDENA DLE ČSN 33 2000-1, PNE 330000-1 ČSN 33 2000-5-52, ČSN 73 6005 A DALŠÍ DOTYČNÉ ČSN V MÍSTĚCH PŘÍPADNÉHO KŘÍŽENÍ, NEBO SOUBĚHU S OSTATNÍMI SÍTĚMI, BUDDOU PROVEDENA OPATŘENÍ DLE ČSN 73 6005

PŘED ZAPOČETÍM ZEMNÍCH PRACÍ MUSÍ BÝT PROVEDENO V CELÉ TRASE VYTÝČENÍ VŠECH STÁVAJÍCÍCH PODZEMNÍCH SÍTÍ

VNĚJŠÍ VLIVY : DLE PNE 330000-2, VIZ TECHNICKÁ ZPRÁVA

NAPĚŤOVÁ SOUSTAVA: 3-50Hz, 35 000V/IT

OCHRANA PŘED ÚRAZEM ELEKTRICKÝM PROUDEM DLE PNE 330000-1

ZIVÝCH ČÁSTÍVN ěl. 3.2.2.1 POLOHOU

NEZIVÝCH ČÁSTÍVN ěl. 3.4.3.1 ZEMNĚNÍM

ZNAČENÍ DLE ČSN 01 3390

NAPĚŤOVÁ SOUSTAVA: 3-50Hz, 400/230V/TN-C


OCHRANA PŘED ÚRAZEM ELEKTRICKÝM PROUDEM DLE PNE 330000-1

ZIVÝCH ČÁSTÍ ěl. 3.2.2.2 KRYTÝ NEBO PŘEPÁŽKAMI

NEZIVÝCH ČÁSTÍ ěl. 3.2.2.4 IZOLACI

NEZIVÝCH ČÁSTÍ ěl. 3.3.2.5. AUTOMATICKÝM ODPOJENÍM OD ZDROJE

Kreslil: Jiří Trnčák	Projektovatel: Jiří Trnčák	Vedoucí projektant: Ing. Luboš Hanuš	Autorizoval: Ing. Luboš Hanuš	
Místo: k.ú. Koroúhev	Investor: ČEZ Distribuce, a.s. Děčín		Oddělení: projekty	
Název stavby: SY Koroúhev pč. 1703/3 KVN, DTS, KNN				Datum: 04/2024
Část stavby: Distribuční vedení NN				Stupeň dok.: DUR
Obsah výkresu: Situační výkres širších vztahů				Č. stavby: IV-12-2026778
				Formát: 1x A3
				Č. archivní: 2023-189
				Měřítka: 1:500
				Č. výkresu: C.1.4

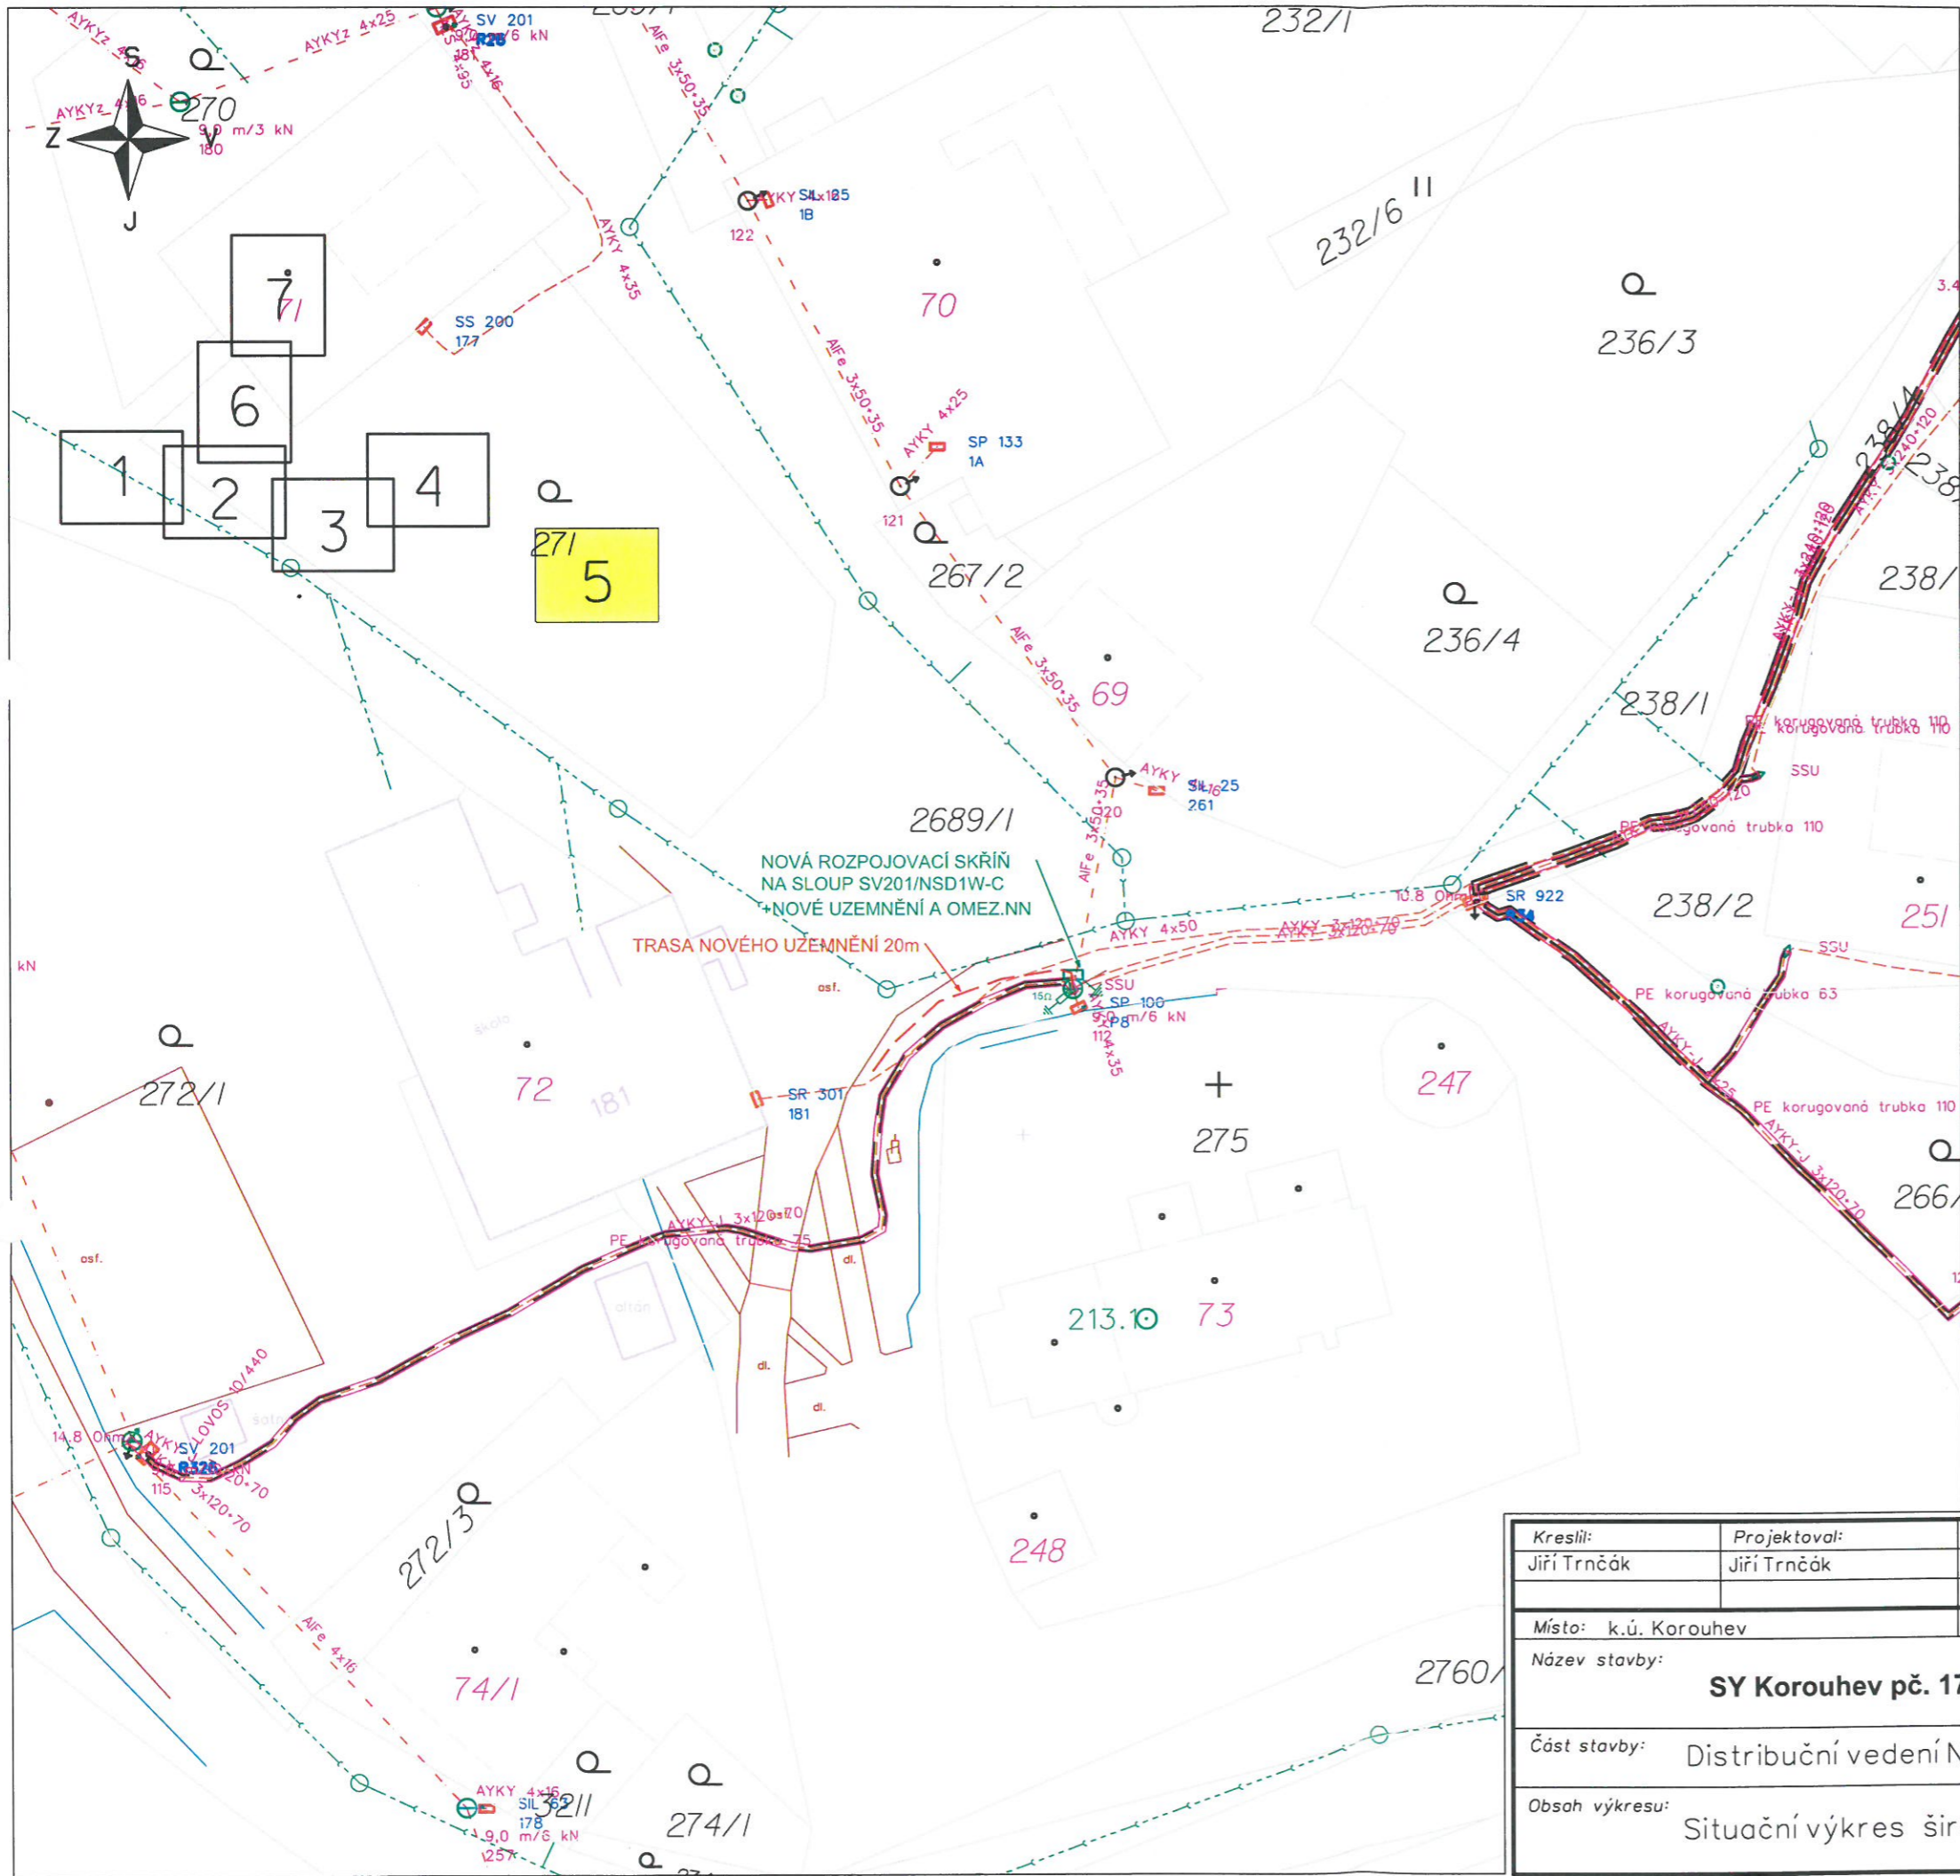

Legenda :

- Nové kabelové vedení NN
- Rozpojevací skříň nn nová
- Přípojková skříň nn nová
- Nové kabelové vedení VN
- HDV (nové hlavní domovní vedení)
- Stávající kabelové vedení NN
- Stávající venkovní vedení NN
- Rozpojevací skříň nn stávající
- Přípojková skříň nn stávající
- Demontáž
- Plynovod
- Sdělovací kabely (telefon, optika...)
- Vodovod
- Kanalizace - plánovaná
- Platy a vstupy
- Komunikace
- Zpevněné plochy
- Budovy zaměřené
- Hranice parcel
- Vnitřní kresba parcel
- Strom, keř
- Číslo popisné
- Katastrální čísla pozemková / zastavěná
- Nové uzemnění
- Nový svodič přepětí včetně uzemnění
- Nový úsekový odpojovač

ELEKTROINSTALACE BUDE PROVEDENA DLE ČSN 33 2000-1, PNE 330000-1 ČSN 33 2000-5-52, ČSN 73 6005 A DALŠÍ DOTČENÉ ČSN V MÍSTĚCH PŘÍPADNÉHO KŘIŽENÍ, NEBO SOUBĚHU S OSTATNÍMI SÍTĚMI, BUDDOU PROVEDENA OPATŘENÍ DLE ČSN 73 6005



PŘED ZAPOČETÍM ZEMNÍCH PRACÍ MUSÍ BÝT PROVEDENO V CELÉ TRASE VYTČENÍ VŠECH STÁVAJÍCÍCH PODZEMNÍCH SÍTÍ

VNĚJŠÍ VLIVY : DLE PNE 330000-2, VIZ TECHNICKÁ ZPRÁVA

NAPĚŤOVÁ SOUSTAVA: 3-50Hz, 3S 000V/IT
 OCHRANA PŘED ÚRAZEM ELEKTRICKÝM PROUDEM DLE PNE 330000-1
 ŽIVÝCH ČÁSTÍVN ěl. 3.2.2.1 POLOHOU
 NEŽIVÝCH ČÁSTÍVN ěl. 3.4.3.1 ZEMNĚNÍM
 ZNAČENÍ DLE ČSN 01 3390
 NAPĚŤOVÁ SOUSTAVA: 3-50Hz, 400/230V/TN-C
 OCHRANA PŘED ÚRAZEM ELEKTRICKÝM PROUDEM DLE PNE 330000-1
 ŽIVÝCH ČÁSTÍ ěl. 3.2.2.2 KRYTÝ NEBO PŘEPÁŽKAMI
 ěl. 3.2.2.4 IZOLACÍ
 NEŽIVÝCH ČÁSTÍ ěl. 3.3.2.5. AUTOMATICKÝM ODPOJENÍM OD ZDROJE



Kreslil: Jiří Trnčák	Projektovatel: Jiří Trnčák	Vedoucí projektant: Ing. Luboš Hanuš	Autorizoval: Ing. Luboš Hanuš	 www.energomontaze.cz
Místo: k.ú. Korouhev	Investor: ČEZ Distribuce, a.s. Děčín		Oddělení: projekty	
Název stavby: SY Korouhev pč. 1703/3 KVN, DTS, KNN			Datum: 04/2024	
Část stavby: Distribuční vedení NN			Stupeň dok.: DUR	
Obsah výkresu: Situační výkres širších vztahů			Č. stavby: IV-12-2026778	
			Formát: 1x A3	
			Č. archivní: 2023-189	
			Měřítko: 1:500	
			Č. výkresu: C.1.5	

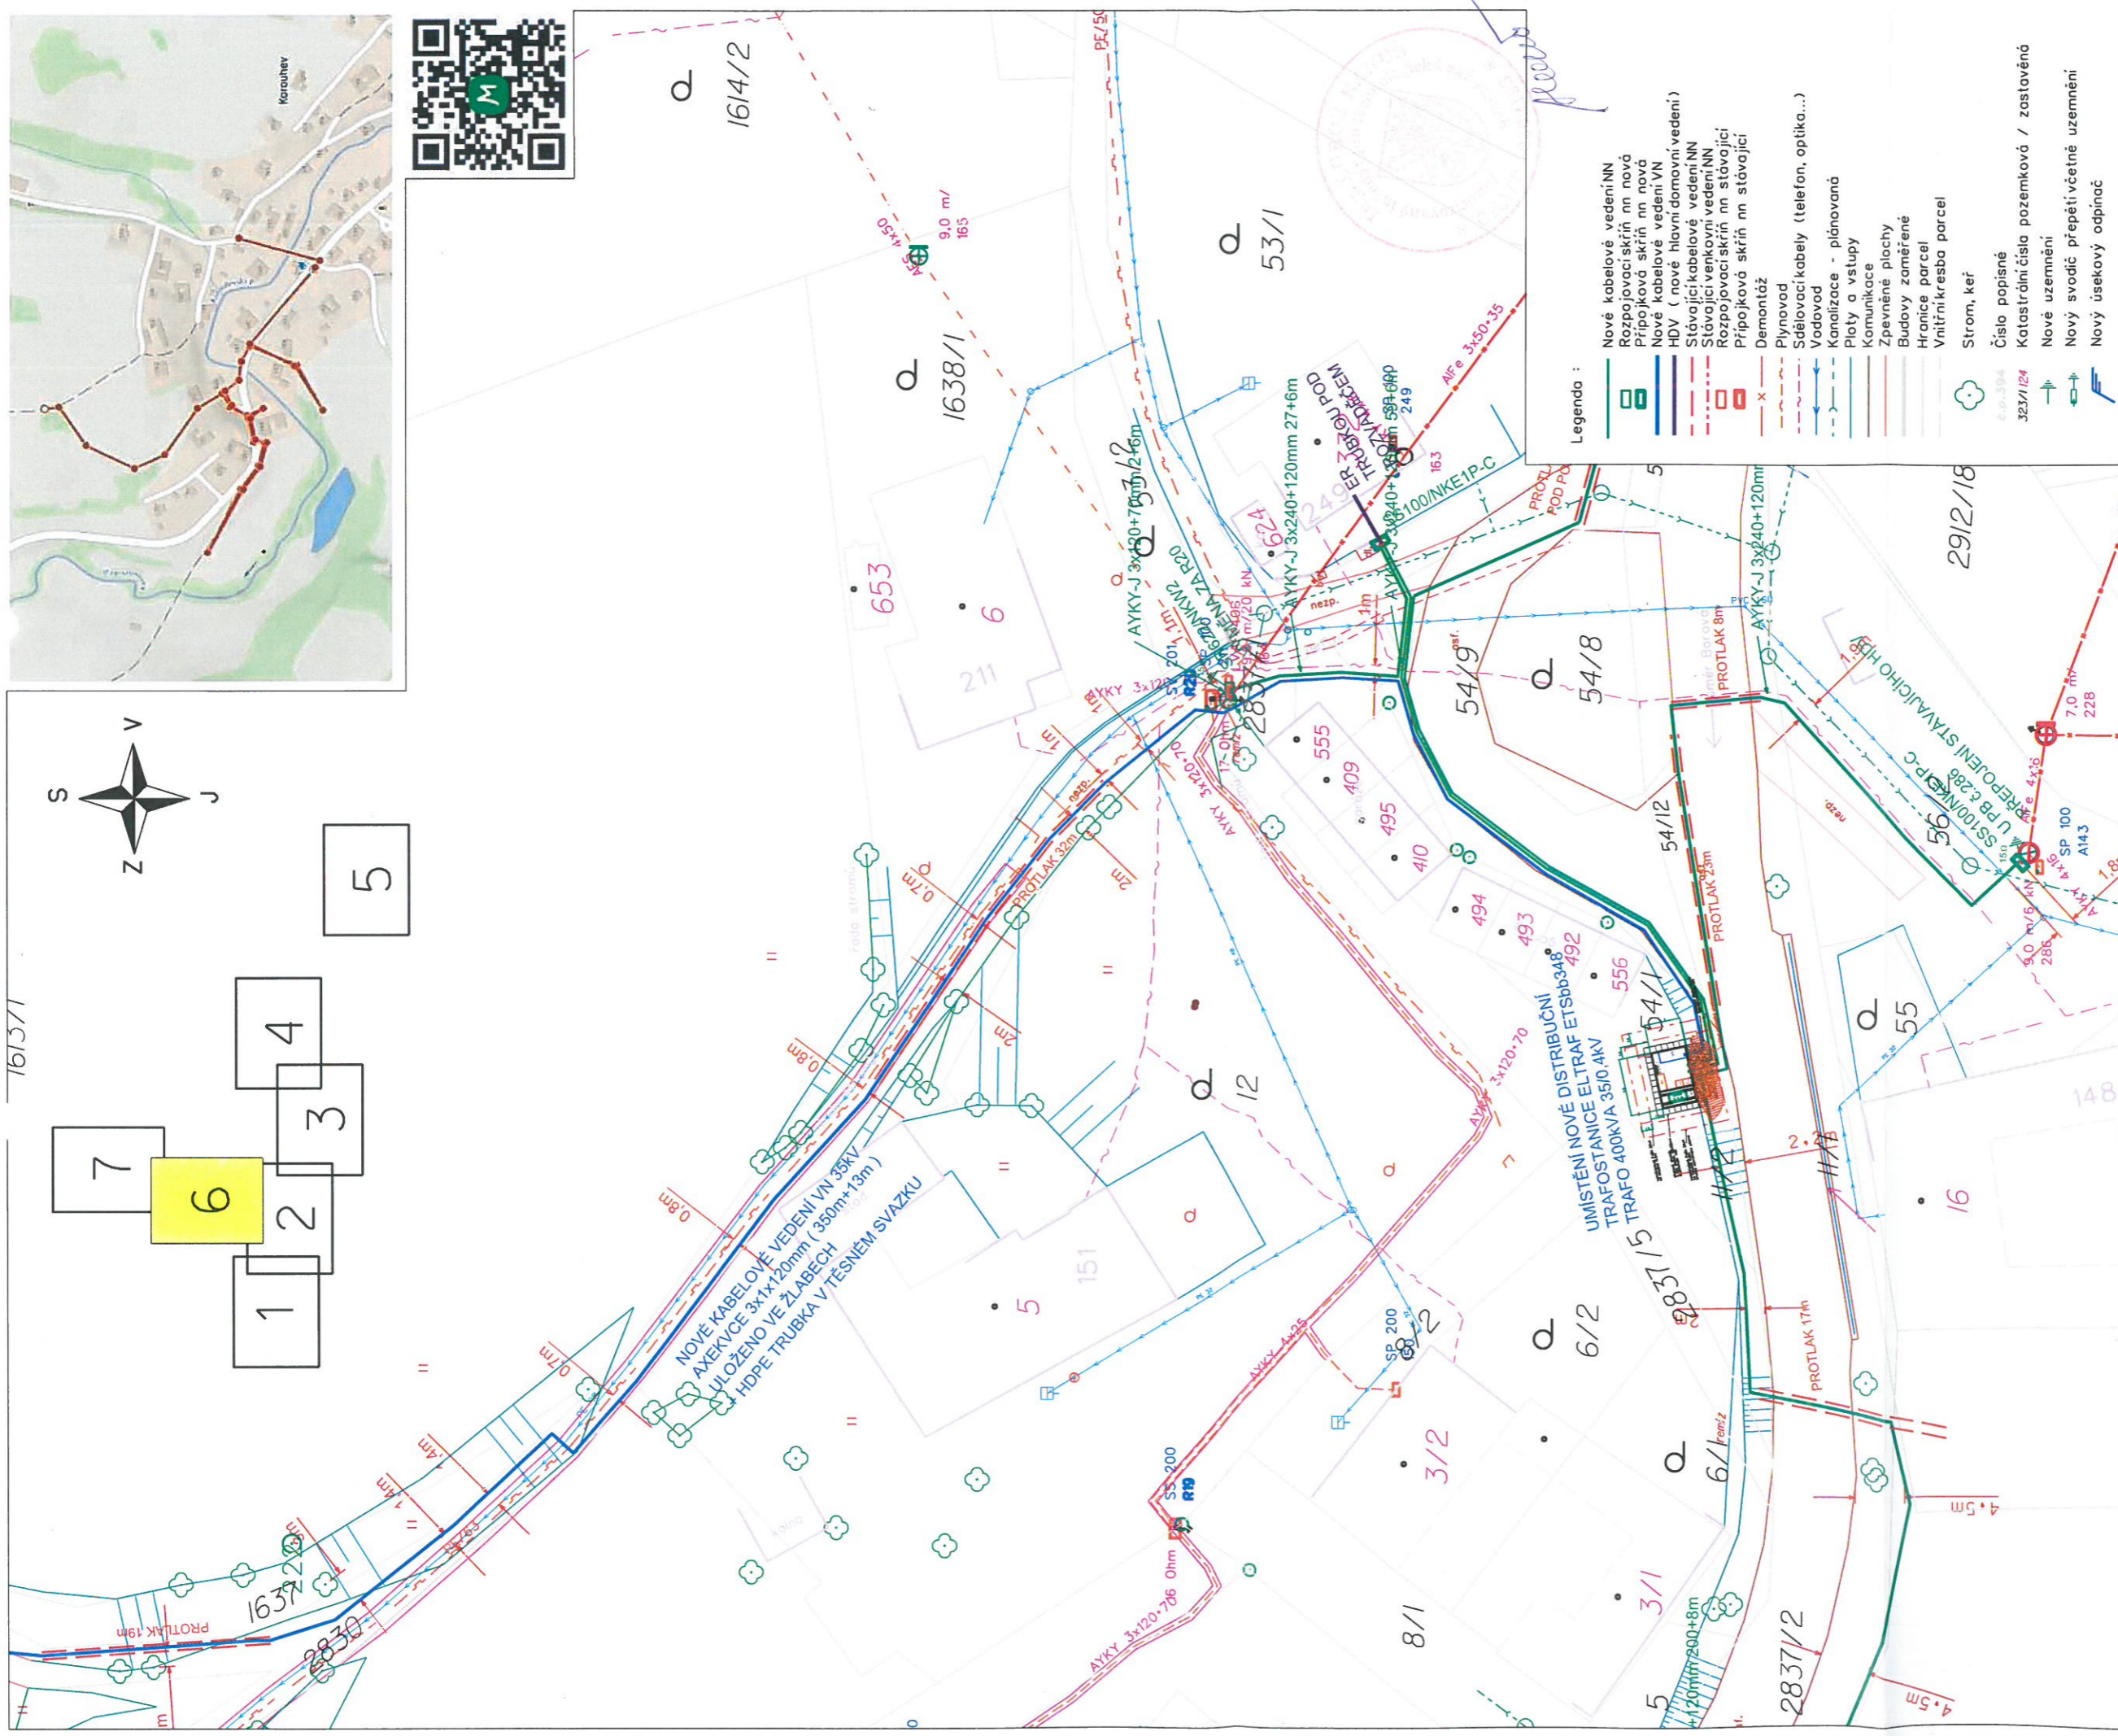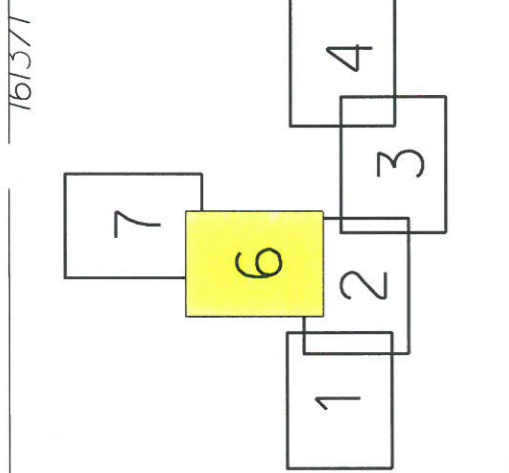

Legenda :

	Nové kabelové vedení NN
	Rozpojovací skříň nn nová
	Přípojková skříň nn nová
	Nové kabelové vedení VN
	HdV (nové hlavní domovní vedení)
	Stávající kabelové vedení NN
	Stávající venkovní vedení NN
	Rozpojovací skříň nn stávající
	Přípojková skříň nn stávající
	Demontáž
	Plynovod
	Sdělovací kabely (telefon, optika...)
	Vodovod
	Kanalizace - plánovaná
	Platy a vstupy
	Komunikace
	Zpevněné plochy
	Budovy zaměřené
	Hranice parcel
	Vnitřní kresba parcel
	Strom, keř
	Číslo popisné
	323/124
	Katastrální číslo pozemková / zastavěná
	Nové uzemnění
	Nový svodič přepětí včetně uzemnění
	Nový úsekový odpináč

ELEKTRONSTANICE BUDE PŘEVEDENA DLE ČSN 33 2000-1, PNE 330000-1 ČSN 33 2000-5-52, ČSN 73 6005 A DALŠÍ PŮVÍČNÉ ČSN V MÍSTĚCH PŘEPÁDNÉHO KŘÍŽENÍ NEBO SOUBĚHU S OSTATNÍMI SÍTĚMI. BUDDOU PŘEVEDENA OPATŘENÍ DLE ČSN 73 6005

PŘED ZAPOČÍTÍM ZEMNÍCH PRACÍ MUSÍ BYT PŘEVEDENO V CELÉ TRASE VYTÝČENÍ VŠECH STÁVAJÍCÍCH PODZEMNÍCH SÍTÍ

VNĚJŠÍ VILVY : DLE PNE 330000-2, VIZ TECHNICKÁ ZPRÁVA

NAPĚŤOVÁ SOUSTAVA: 3-50Hz, 35 000V/IT

OCHRANA PŘED ÚRAZEM ELEKTRICKÝM PROUDEM

DLE PNE 330000-1

ZVÝŠENÝCH ČÁSTÍVN ěl. 3.2.2.1 POLOHOU

NEZVÝŠENÝCH ČÁSTÍVN ěl. 3.4.3.1 ZEMNĚNÍM

ZNAČENÍ DLE ČSN 01 5390

NAPĚŤOVÁ SOUSTAVA: 3-50Hz, 400/230V/TN-C

OCHRANA PŘED ÚRAZEM ELEKTRICKÝM PROUDEM

DLE PNE 330000-1


ZVÝŠENÝCH ČÁSTÍ ěl. 3.2.2.2 KRYTÍ NEBO PŘEPÁŽKAMI

NEZVÝŠENÝCH ČÁSTÍ ěl. 3.2.2.4 IZOLÁCI

NEZVÝŠENÝCH ČÁSTÍ ěl. 3.3.2.5 AUTOMATICKÝM ODPOJENÍM OD ZDROJE

Kreslí:	Projektovali:	Vedoucí projektanti:	Autorizoval:
Jiří Trnčák	Jiří Trnčák	Ing. Luboš Hanuš	Ing. Luboš Hanuš
Místo:	k.ú. Korouhev	Investor:	ČEZ Distribuce, a.s. Děčín
Název stavby:	SY Korouhev pč. 1703/3 KVN,DTS,KNN		
Část stavby:	Distribuční vedení NN		
Obsah výkresu:	Situční výkres širších vztahů		
Oddělení:	projekty	Datum:	04/2024
Stupeň dok.:	DUR	Č. stavby:	IV-12-2026778
Formát:	1x A3	Č. archivní:	2023-189
Měřítko:	1:500	Č. výkresu:	C.1.6

www.energmontaze.cz

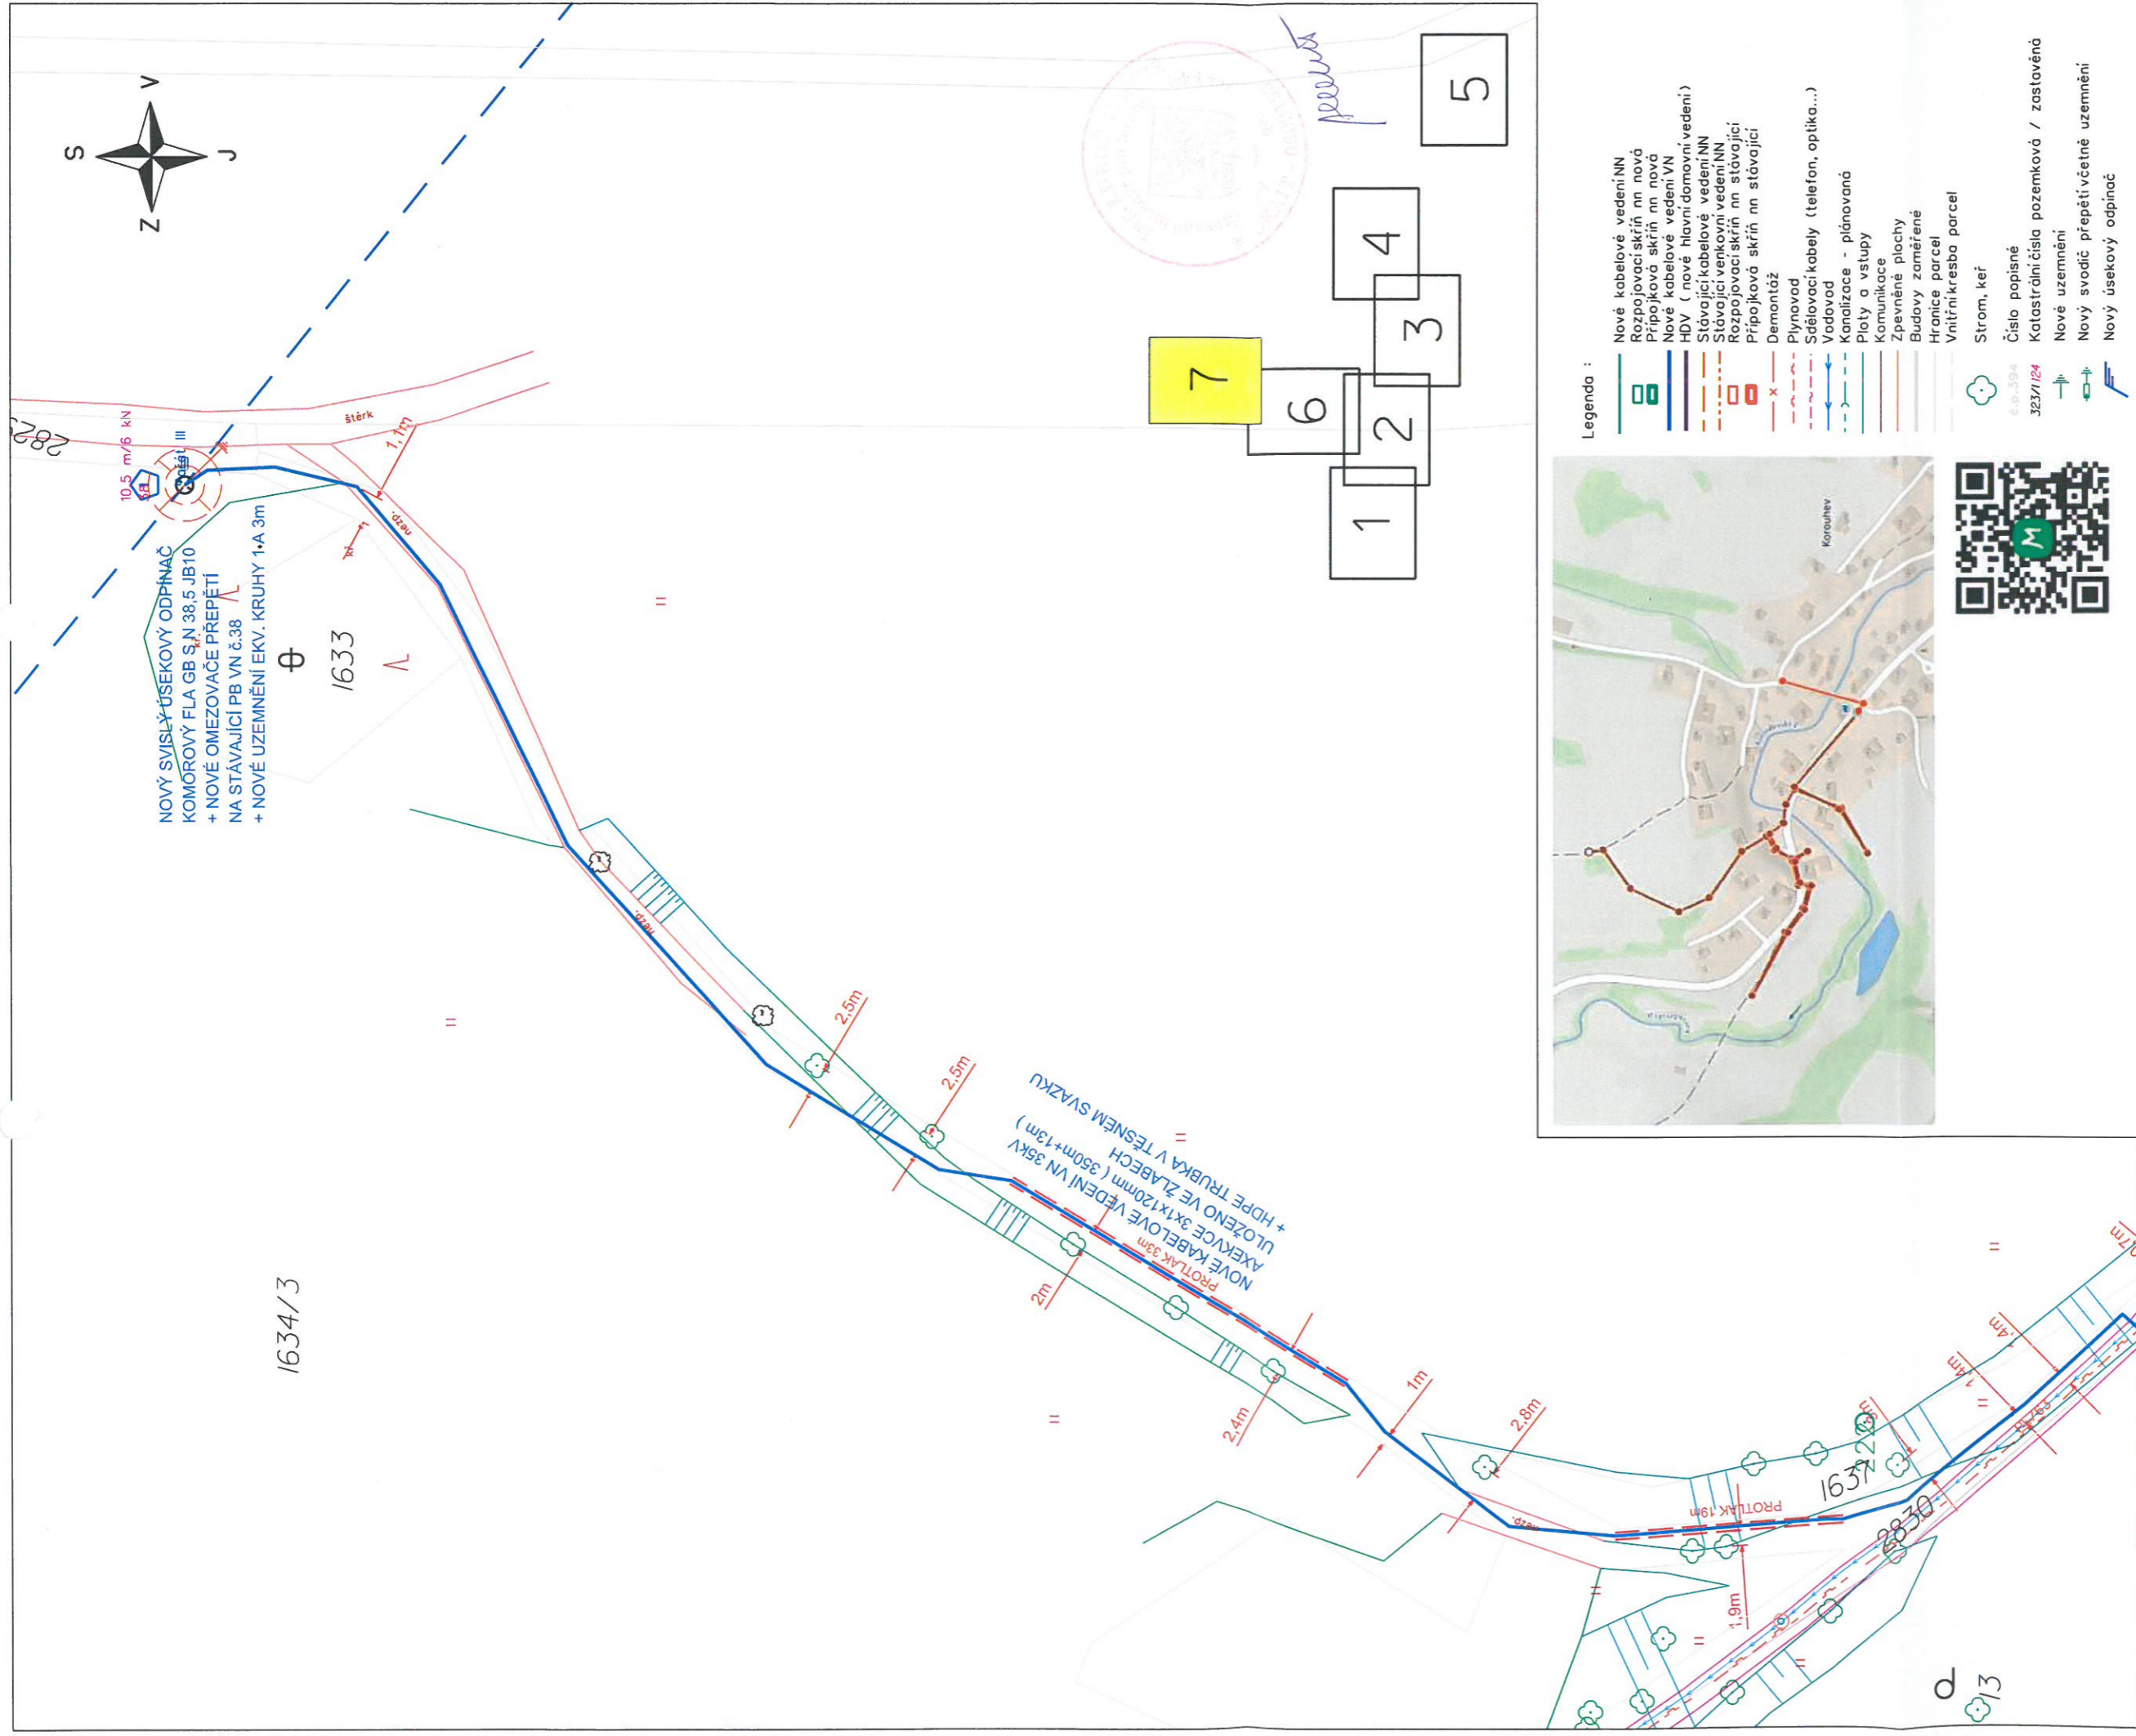

Legenda :

- Nové kabelové vedení NN
- Rozpojovací skříň nn nová
- Připojovací skříň nn nová
- Nové kabelové vedení VN
- HDV (nové hlavní domovní vedení)
- Stávající kabelové vedení NN
- Stávající venkovní vedení NN
- Rozpojovací skříň nn stávající
- Připojovací skříň nn stávající
- Demontáž
- Plynovod
- Sdělovací kabely (telefon, optika...)
- Vodovod
- Kanalizace - plánovaná
- Platy a vstupy
- Komunikace
- Zpevněné plochy
- Budovy zaměřené
- Hranice parcel
- Vnitřní kresba parcel
- Strom, keř
- Číslo popisné 63-334
- Katastrální číslo pozemková / zastavěná 323/124
- Nové uzemnění
- Nový svodič přepětivětné uzemnění
- Nový úsekový odpiňáč



ELEKTROINSTALACE BUDE PROVEDENA DLE ČSN 33 2000-1, PNE 330000-1 ČSN 33 2000-5-52, ČSN 73 6005 A DALŠÍ DOPLETNÉ ČSN V MÍSTECH PŘÍPADNÉHO KRÍŽENÍ NEBO SOUBĚHU S OSTATNÍMI SÍTĚMI, BUDDOU PROVEDENA OPATŘENÍ DLE ČSN 73 6005

PŘED ZAPOČÍTÍM ZEMNÍCH PRACÍ MUSÍ BYTÍ PROVEDENO V CELÉ TRASE VYTÝČENÍ VŠECH STÁVAJÍCÍCH PODZEMNÍCH SÍTÍ

VNĚJŠÍ VLIVY : DLE PNE 330000-2, VIZ TECHNICKÁ ZPRÁVA

NAPĚŤOVÁ SOUSTAVA: 3-50Hz, 35 000V/IT

OCHRANA PŘED ÚRAZEM ELEKTRICKÝM PROUDEM

DLE PNE 330000-1 ČL. 3.2.2.1 POUŽITOU

ZVÝŠENÝCH ČÁSTÍ VN ČL. 3.2.2.1.1 ZDANĚNÁ

NEŽIVÝCH ČÁSTÍ VN ČL. 3.3.4.3.4. POSPĚDOVÁNÍM

ZNAČENÍ DLE ČSN 01 3390

NAPĚŤOVÁ SOUSTAVA: 3-50Hz, 400/230V/TN-C

OCHRANA PŘED ÚRAZEM ELEKTRICKÝM PROUDEM

DLE PNE 330000-1 ČL. 3.2.2.2 KRYTÍ NEBO PŘEPÁŽKAMI

ZVÝŠENÝCH ČÁSTÍ ČL. 3.2.2.4 IZOLAČNÍ

NEŽIVÝCH ČÁSTÍ ČL. 3.3.2.5. AUTOMATICKÝM ODPOJENÍM OD ZDROJE

Kreslí:	Projektoval:	Vedoucí projektant:	Autorizoval:
Jiří Trnčák	Jiří Trnčák	Ing. Luboš Hanuš	Ing. Luboš Hanuš
Místo:	Investor: ČEZ Distribuce, a.s. Děčín		
k.ú. Korouhev			
Název stavby:	SY Korouhev pč. 1703/3 KVN,DTS,KNN		
Část stavby:	Distribuční vedení NN		
Obsah výkresu:	Situací výkres širších vztahů		
Oddělení:		projekt	
Datum:		04/2024	
Stupeň dok.:		DUR	
Č. stavby:		IV-12-2026778	
Formát:		1x A3	
Č. archivní:		2023-189	
Měřítko:		Č. výkresu: C.1.7	
		1:500	

